


### План эвакуации на отм. +0,000 производственного здания

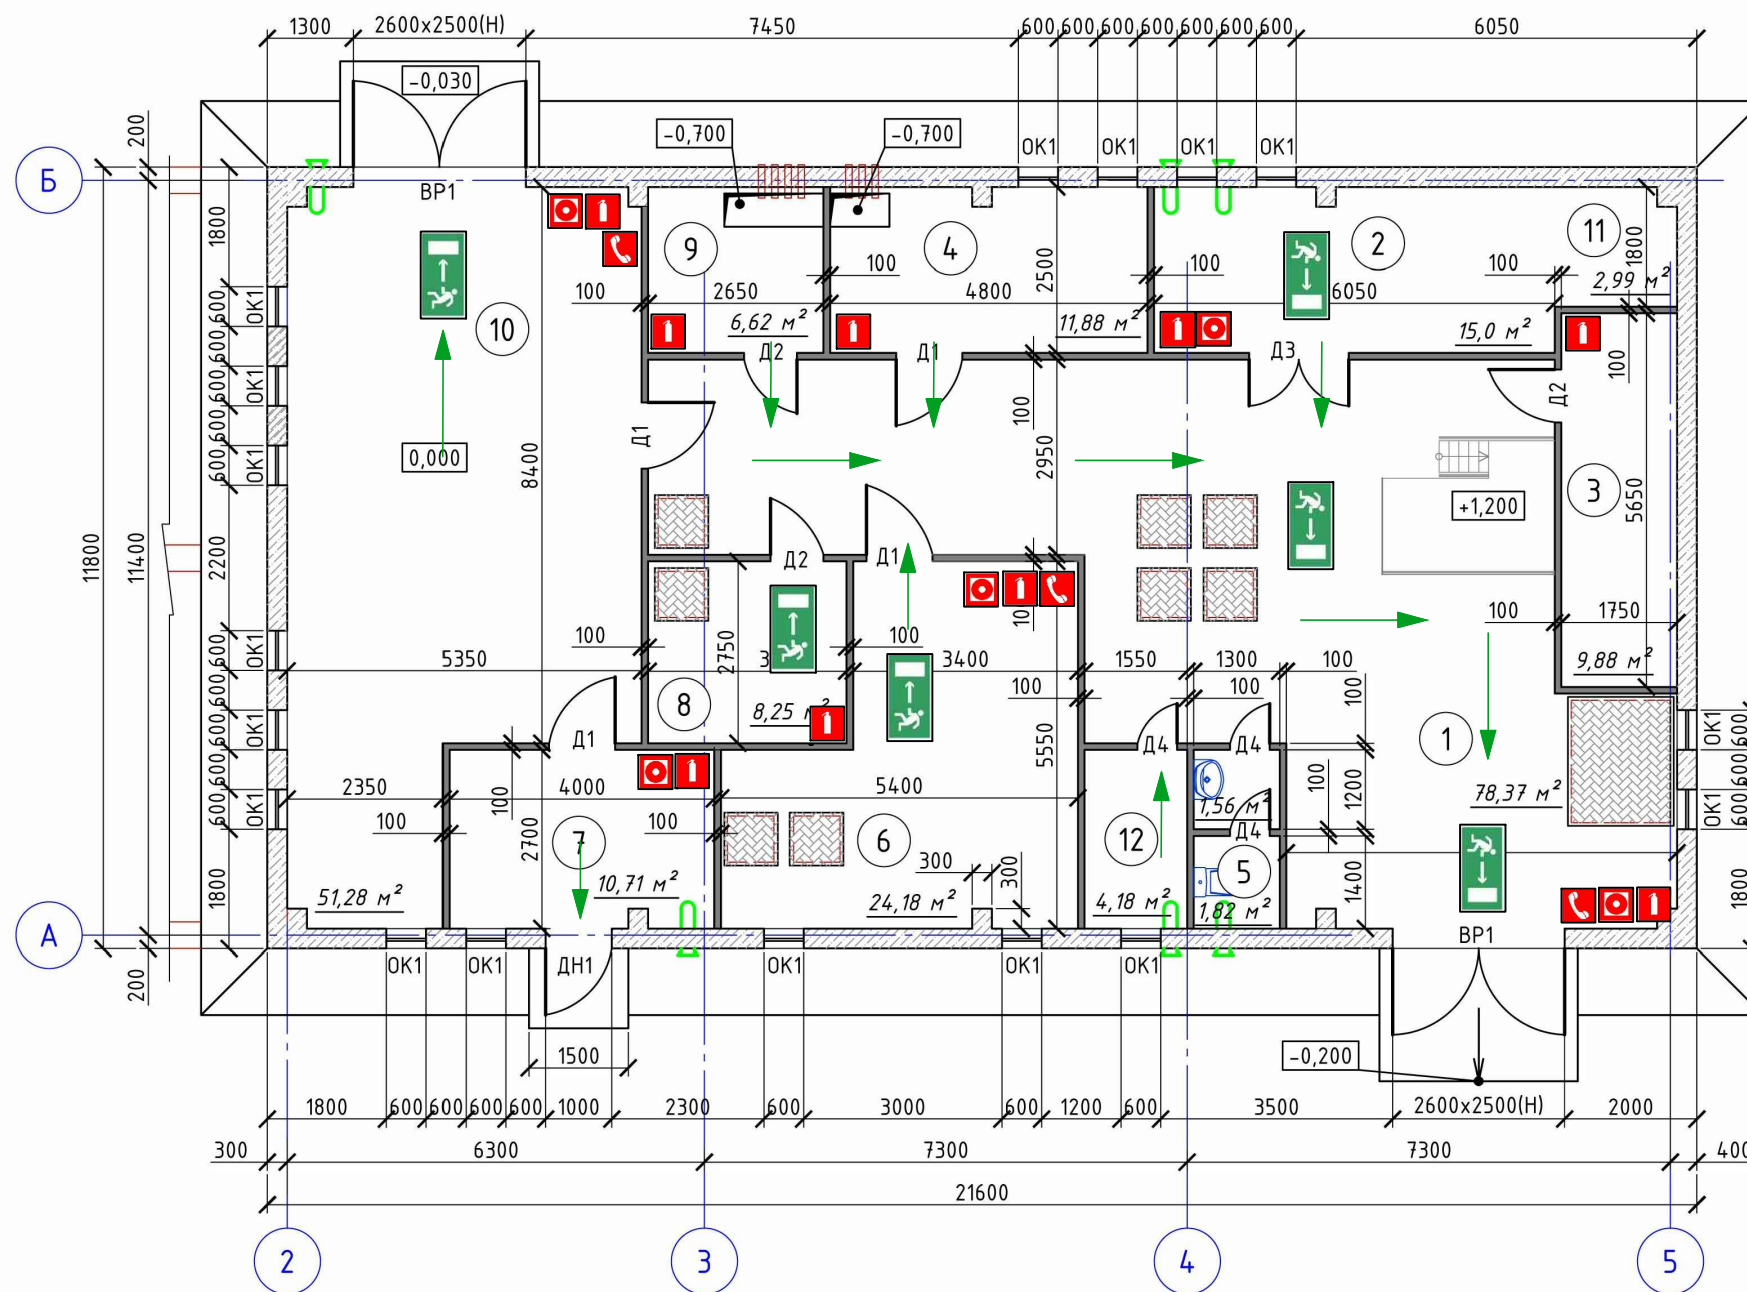

### Экспликация помещений

Номер помещения	Наименование	Площадь, м²	Кат. пом.
1	Техническое помещение №1	78,37	В4
2	Помещение механической очистки	15,00	В4
3	Компрессорная	9,88	Д
4	Электрощитовая	11,88	-
5	Санузел	3,38	Д
6	Помещение фильтрации и УФ	24,18	Д
7	Склад реагента №1	10,71	Д
8	Склад реагента №2	8,25	Д
9	Помещение слаботочных сетей	6,62	Д
10	Техническое помещение №2	51,28	Д
11	Водомерный узел	2,99	Д
12	Комната уборочного инвентаря	4,18	В4
Итого		226,72	

Условные обозначения:

		направление движения к эвакуационному выходу
		направление движения к основному эвакуационному выходу
		огнетушитель
		телефон
		ручной пожарный извещатель

Согласовано

Инв. № подл.	Подпись и дата	Взам. инв. №

ПБ					
Изм.	Кол. уч.	Лист	№ док.	Подп.	Дата
Разработал					
Проверил					
Н. контроль					
			Стадия	Лист	Листов
			ООО "СБМ-Групп"		

Копировал

Формат А3